


LEGENDA:

- CENTRALA SYSTEMU WENTYLACJI
- KLAPA POŻAROWA SYSTEMU WENTYLACJI
- MODUŁ 2WE/1WY "EKS 4001" W OBUDOWIE
- MODUŁ 8WY "EWS-4001" W OBUDOWIE
- MODUŁ 8WE "EWC-4001" W OBUDOWIE
- PRZEWÓD YnTKSYekw 2x2x1mm
- PĘTLA STEROWANIA I MONITOROWANIA
- PRZEWÓD HTKSHekw 2x1mm, PĘTLA STEROWNICZA
- PRZEWÓD HTKSH 2x1mm, STEROWANIE ELEMENTÓW
- PRZEWÓD YD 2x1mm - ZASILANIE TRZYMACZY

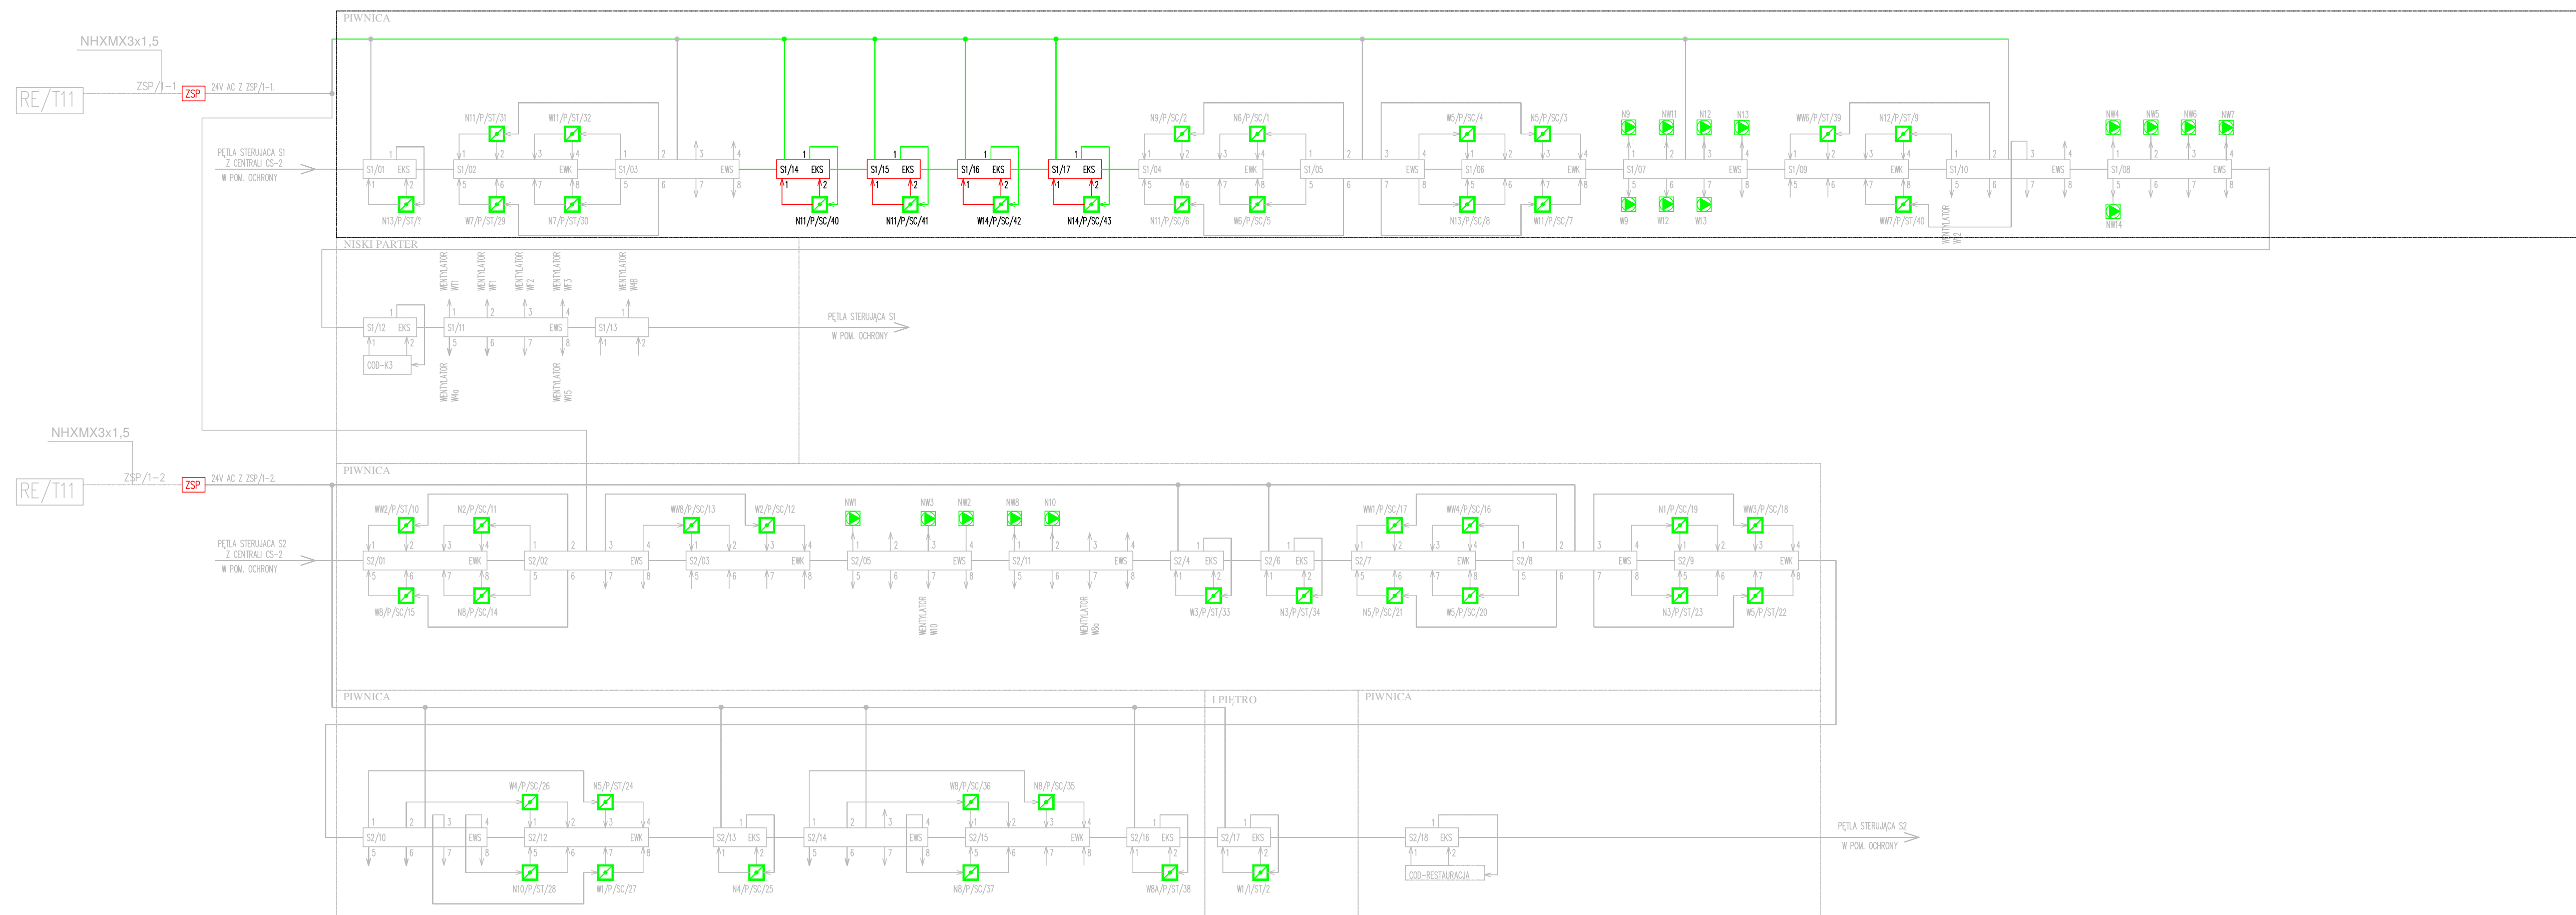

WYKONAWCA: ZACHĘTA - NARODOWA GALERIA SZTUKI
pl. Małachowskiego 3
00-916 Warszawa

PROJEKT: WIELOBRANŻOWY PROJEKT BUDOWLANO - WYKONAWCZY
REMONTU MAGAZYNU ZBIORÓW W ZACHĘCE - NARODOWEJ
GALERII SZTUKI W WARSZAWIE PRZY PLACU MAŁACHOWSKIEGO 3

BIURO PROJEKTOWE: PNP INŻYNIERIA
ul. Wesoła 4
02-787 Warszawa
tel: +48 22 451 41 15
www.pnp.inz.pl

PROJEKTANT: mgr inż. Sylwester Bogucki
MAZ/0265/PWBE/15

RYTUAL: System zasilania i sterowania przez Mapomni oddzielonymi i elektrycznymi drzwiami. Pętla sterująca S1 i S2.

FAZA: PROJEKT BUDOWLANO-WYKONAWCZY
DATA: 08 2019
SKALA: 1:100

BRANŻA: OCHRONA PRZECIWPÓŻAROWA
REWIZJA: 00
NR RYS.: OP-PW-SAP-04